
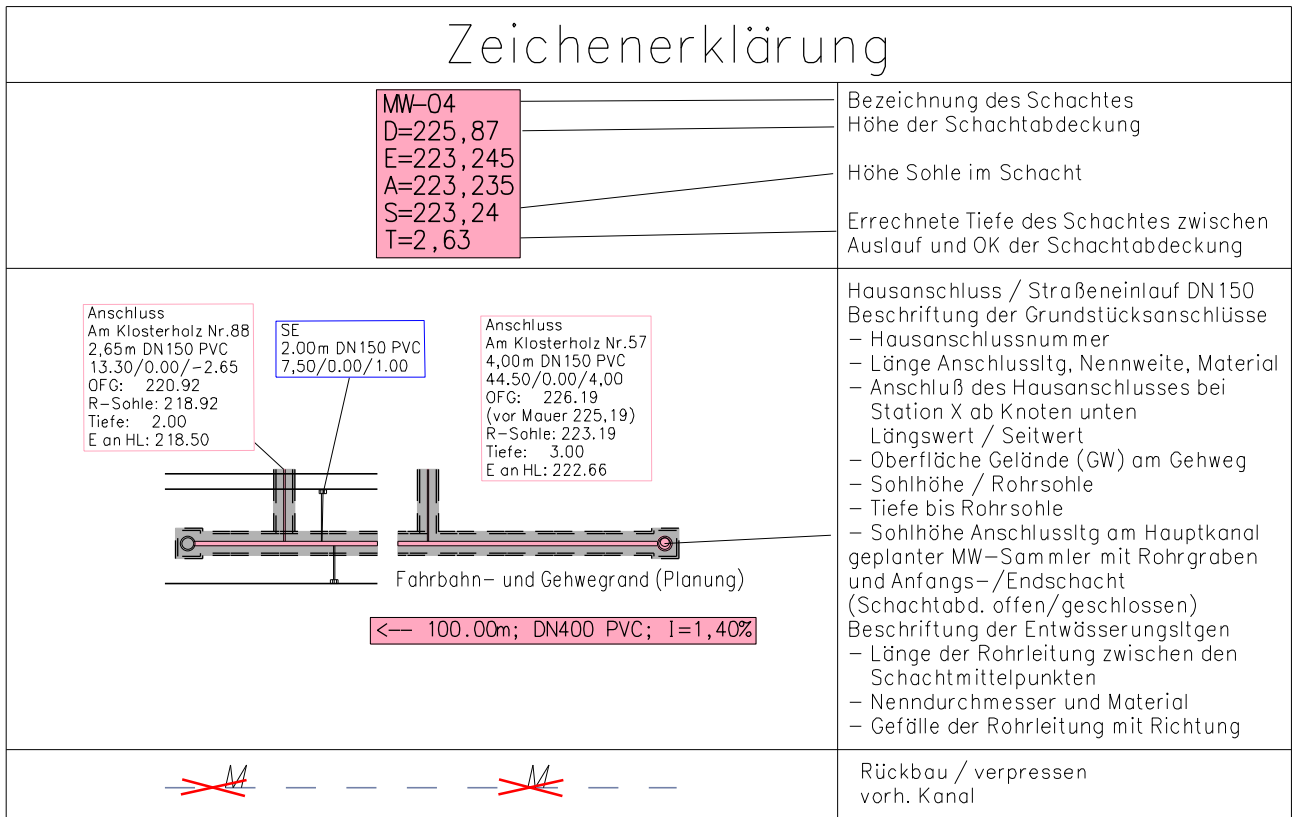


"KP-4A" Anschluss an den Bestand! Übergang von alter TW-Ltg auf DA 110 PE 100 bei den Übergang von 1. auf 2. BA (Winterpause)

1. BA Kanalbau 2. BA Kanalbau

Provisorische Wasserleitung für den 2. BA Kanal- u. Wasserleitungsbau

Provisorische Wasserleitung für den 1. BA Kanal- u. Wasserleitungsbau

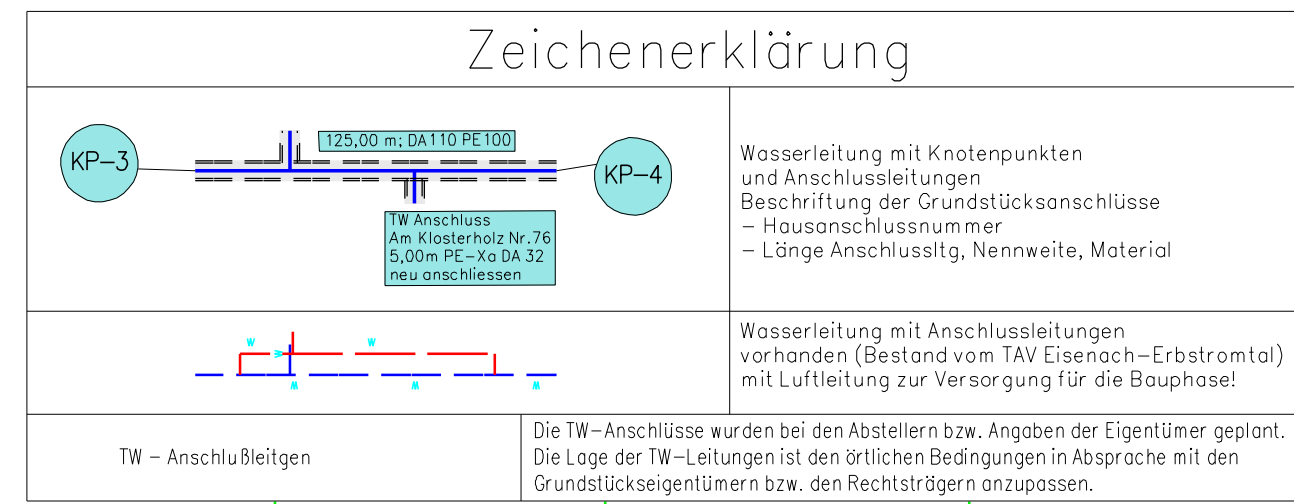

<b>ibh</b> Ingenieurbüro Hesse		Ingenieurbüro für Bauwesen Dipl.-Ing. (FH) Dieter Hesse Bauvorlageberechtigter und Berater Ingenieur (B.) IK Thüringen 0190-94-BV		37355 Niederorschel Siedlung 9 Telefon: 036076 / 41135 Telefax: 036076 / 41136 E-Mail: d.hesse@ibh-ndo.de	
bearbeitet	DATUM:	NAME:	Blattgröße	L = 950 mm	B = 360 mm
geprüft			Projekt Nr.	AZ: ENT-0513	Datei
Lagebezug: PD 83		Höhenbezug: NN		Vervielfältigung und Weitergabe ist nicht gestattet.	
m2 = 0,342		Kanal+Str-NEU		002	

Nr.	Art der Änderung	Datum	Zeichen

## AUSFÜHRUNGSPLANUNG

Trink-u. Abwasserverband Eisenach-Erbströmatal  
Am Frankenstein 1; 99817 Eisenach-Stedtfeld  
Tel. 036928 / 961420; Fax 036928 / 961290

Unterlage: 7.1  
Blatt Nr.: 2  
Reg. Nr.:  
Datum:  
Zeichen:

Neubau MW u. WL i.d. Str. "Am Klosterholz"  
im Zuge der OE Eisenach \* INV 2014/ 2015

geprüft: \_\_\_\_\_  
Lageplan  
Maßstab: 1 : 250

von Schacht MW-04 / KP-4 (HA Nr. 47)  
Bau-km: bis Schacht MW-06 / KP-5 (HA Nr. 31)

geprüft und genehmigt:  
TAV Eisenach-Erbströmatal

zur Bauausführung freigeben:  
TAV Eisenach-Erbströmatal

Eisenach, den .....